

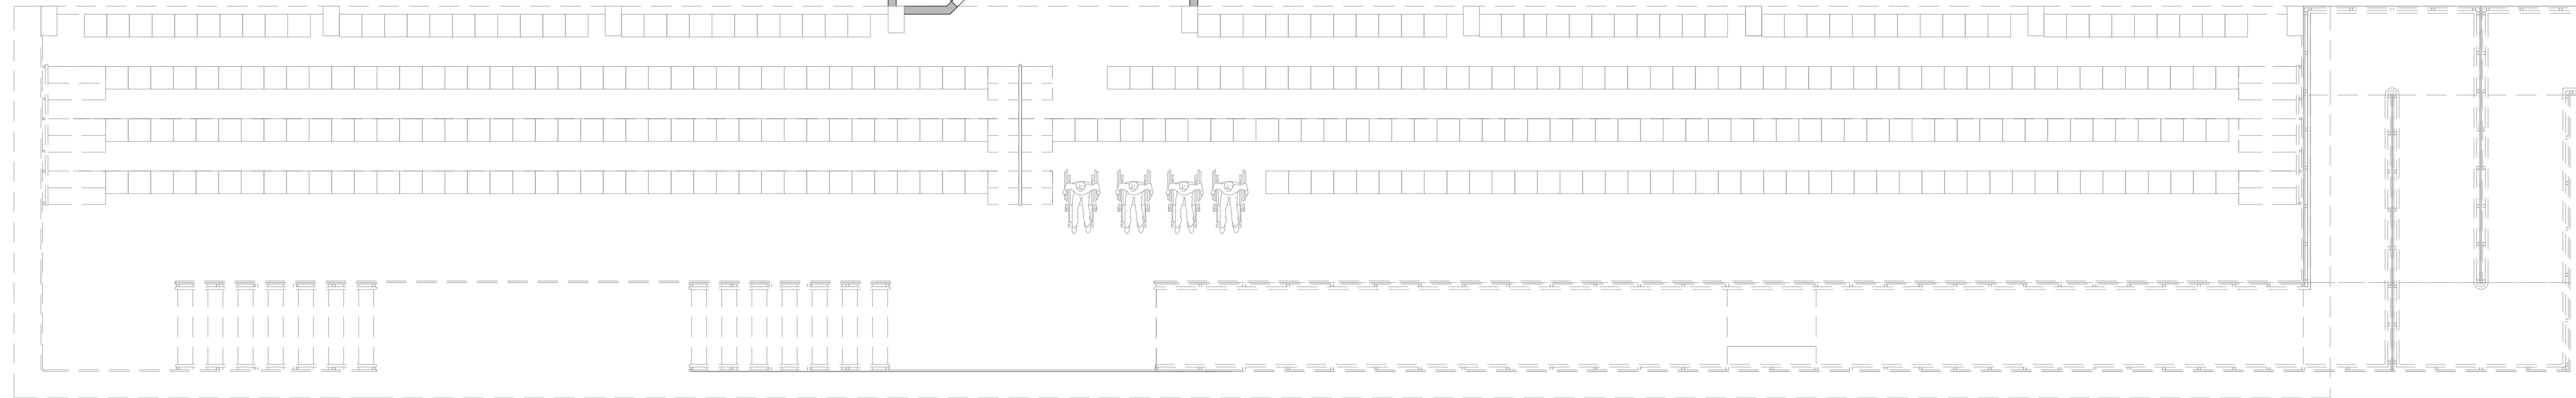
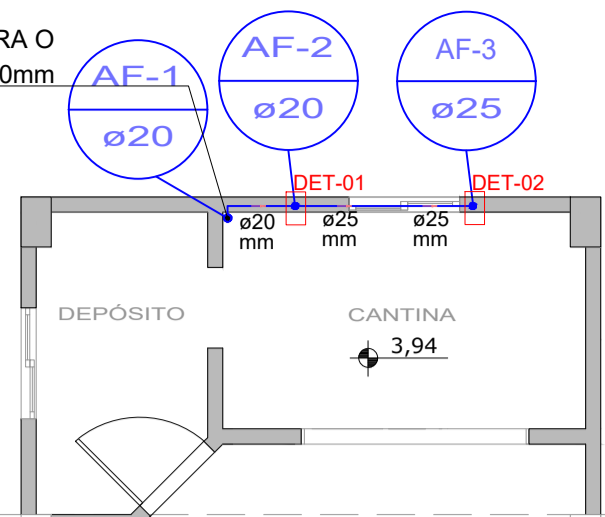


SOBE PARA O  
RESERVATÓRIO Ø20mm

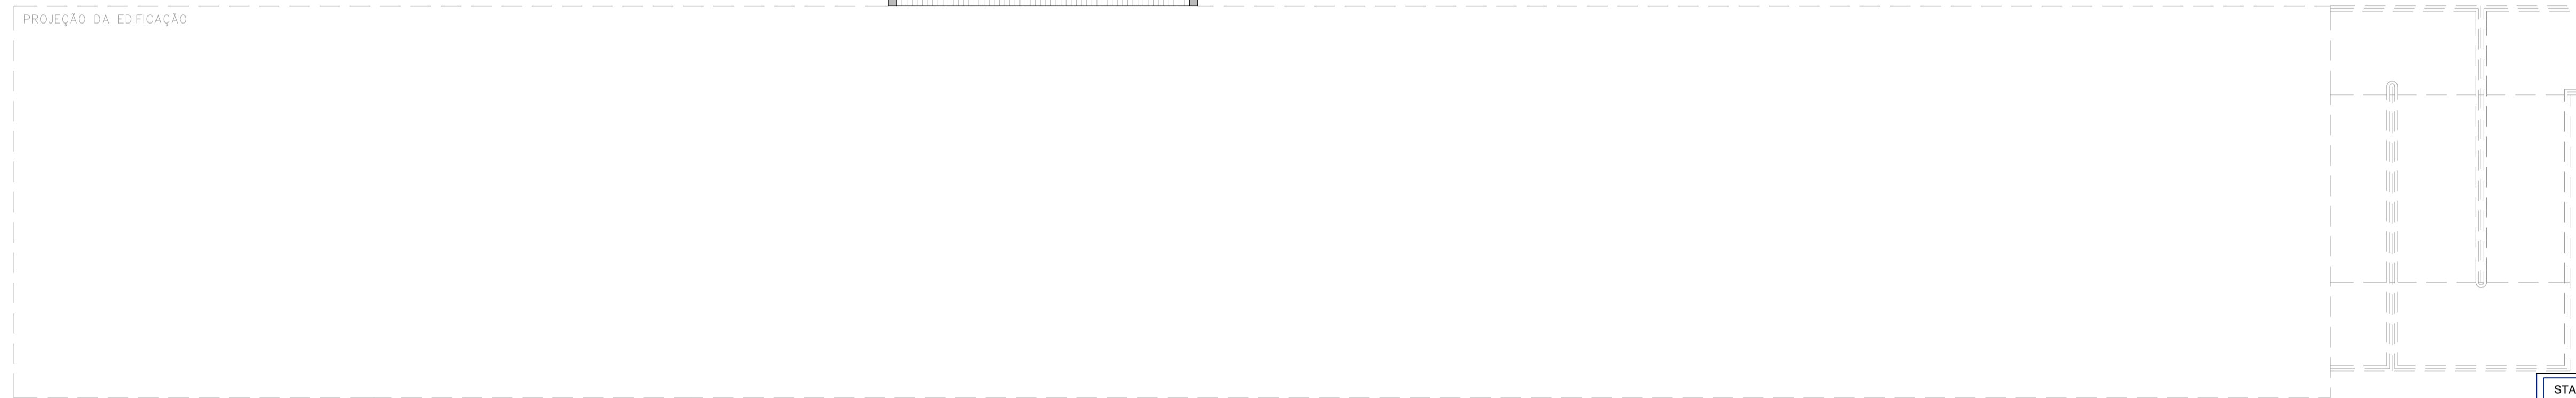

PLANTA BAIXA  
ESCALA - 1:75

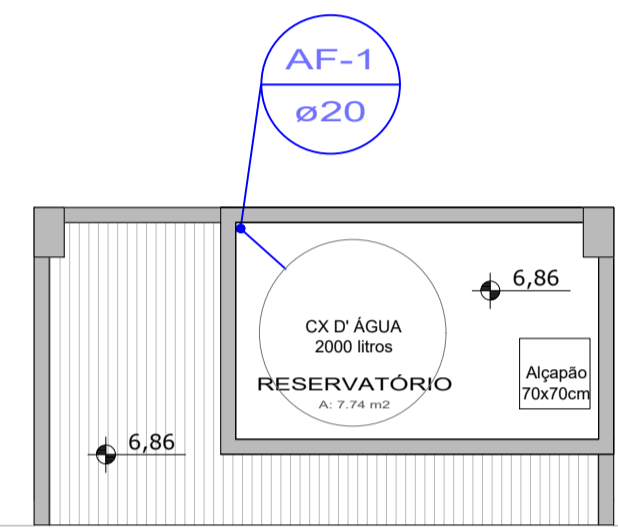

PLANTA DE COBERTURA  
ESCALA - 1:75


LEGENDA	
ETAPA 01	---
ETAPA 02	---

STATUS DO PROJETO: **LIBERADO PARA EXECUÇÃO**

APROVAÇÃO	APROVAÇÃO
-----------	-----------

Obra: PROJETO DE ARQUIBANCADA - ETAPA 02  
RUA PIONEIROS - B. CENTRO - DOUTOR PEDRINHO/SC

PROJETO HIDROSSANITÁRIO

CLIENTE PREFEITURA MUNICIPAL DE DOUTOR PEDRINHO	ELABORADO POR  ZANDONÁ ASSASSORIA E OBRAS LTDA-EPF CNPJ/NIF: 12.226.008/0001-55   CREA/SC 103.933-4 END: RUA 1101, Nº 60, Bl. 181, CENTRO, BALNEÁRIO CAMBORIÚ/SC TEL: (47) 3665-0117
--	--


REFERÊNCIA  
HIDRÁULICO - ÁGUA FRIA

Projeto/Equipe técnica:  
  
José Carlos Zandoná  
CREA/SC 042.499-5


Responsável Técnico José Carlos Zandoná	Desenho: LR
Revisão /Data: 08.03.2018	Nome do Arquivo 02-Z001-004-HID-000-R02.dwg
Escala: INDICADA	Und. METROS

REVISÕES			
Nº	DATA	DESCRIÇÃO	
01	12/09/2017	Alteração do diâmetro da coluna vertical pluvial	JCZ
02	08/03/2018	Alterações	

**HID**  
Projeto Hidrossanitário  
**01.01**  
PMDP  
Doutor Pedrinho  
MARÇO/2018

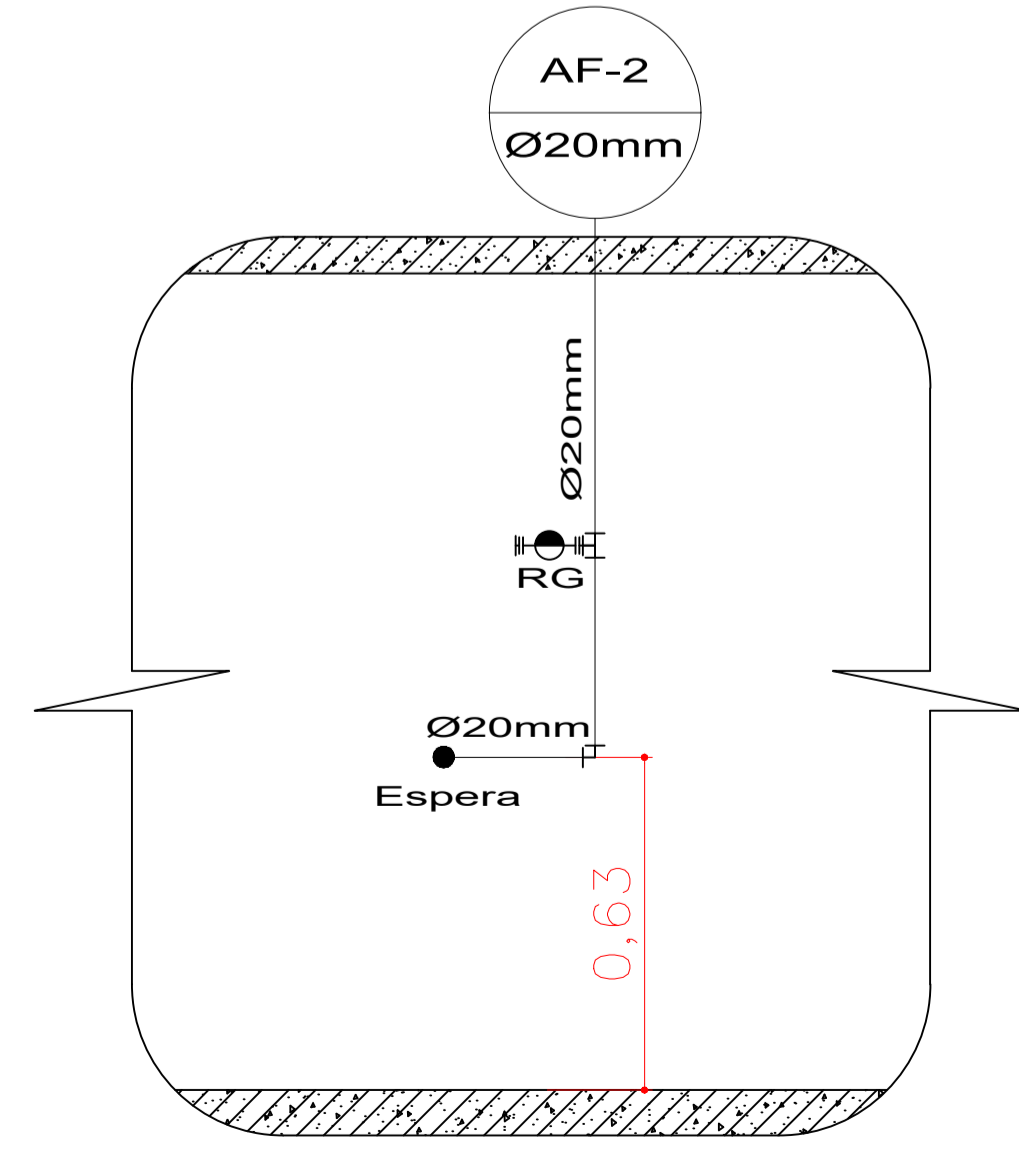
 





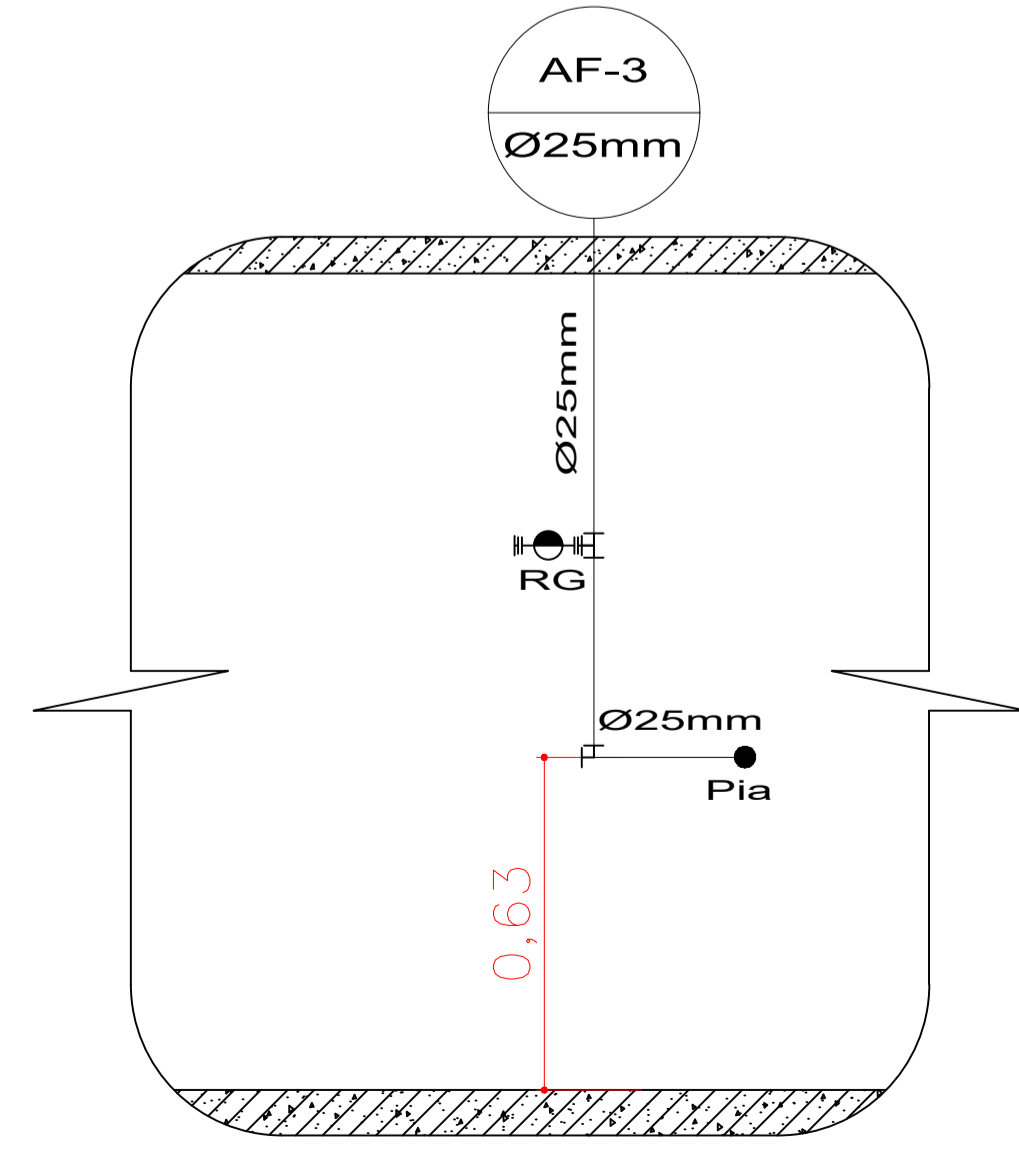


DET. 01  
ESCALA - 1:25



DET. 02  
ESCALA - 1:25

LEGENDA

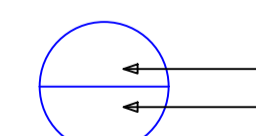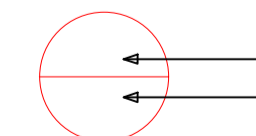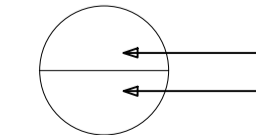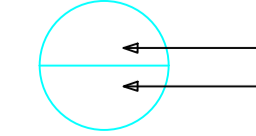-  TUBULAÇÃO DE ÁGUA FRIA
-  TUBULAÇÃO DE ESGOTO
-  TUBULAÇÃO DE ÁGUA PLUVIAL
-  INDICAÇÃO PARA DETALHE HIDROSSANITÁRIO
-  IDENTIFICAÇÃO DA COLUNA HIDRÁULICA  
BITOLA DA COLUNA HIDRÁULICA
-  IDENTIFICAÇÃO DO TUBO DE QUEDA  
BITOLA DO TUBO DE QUEDA
-  IDENTIFICAÇÃO DA COLUNA DE VENTILAÇÃO  
BITOLA DA COLUNA DE VENTILAÇÃO
-  IDENTIFICAÇÃO DO CONDUTOR VERTICAL PLUVIAL  
BITOLA DO CONDUTOR VERTICAL