



PLANTA BAIXA TÉRREO
ESCALA - 1:100

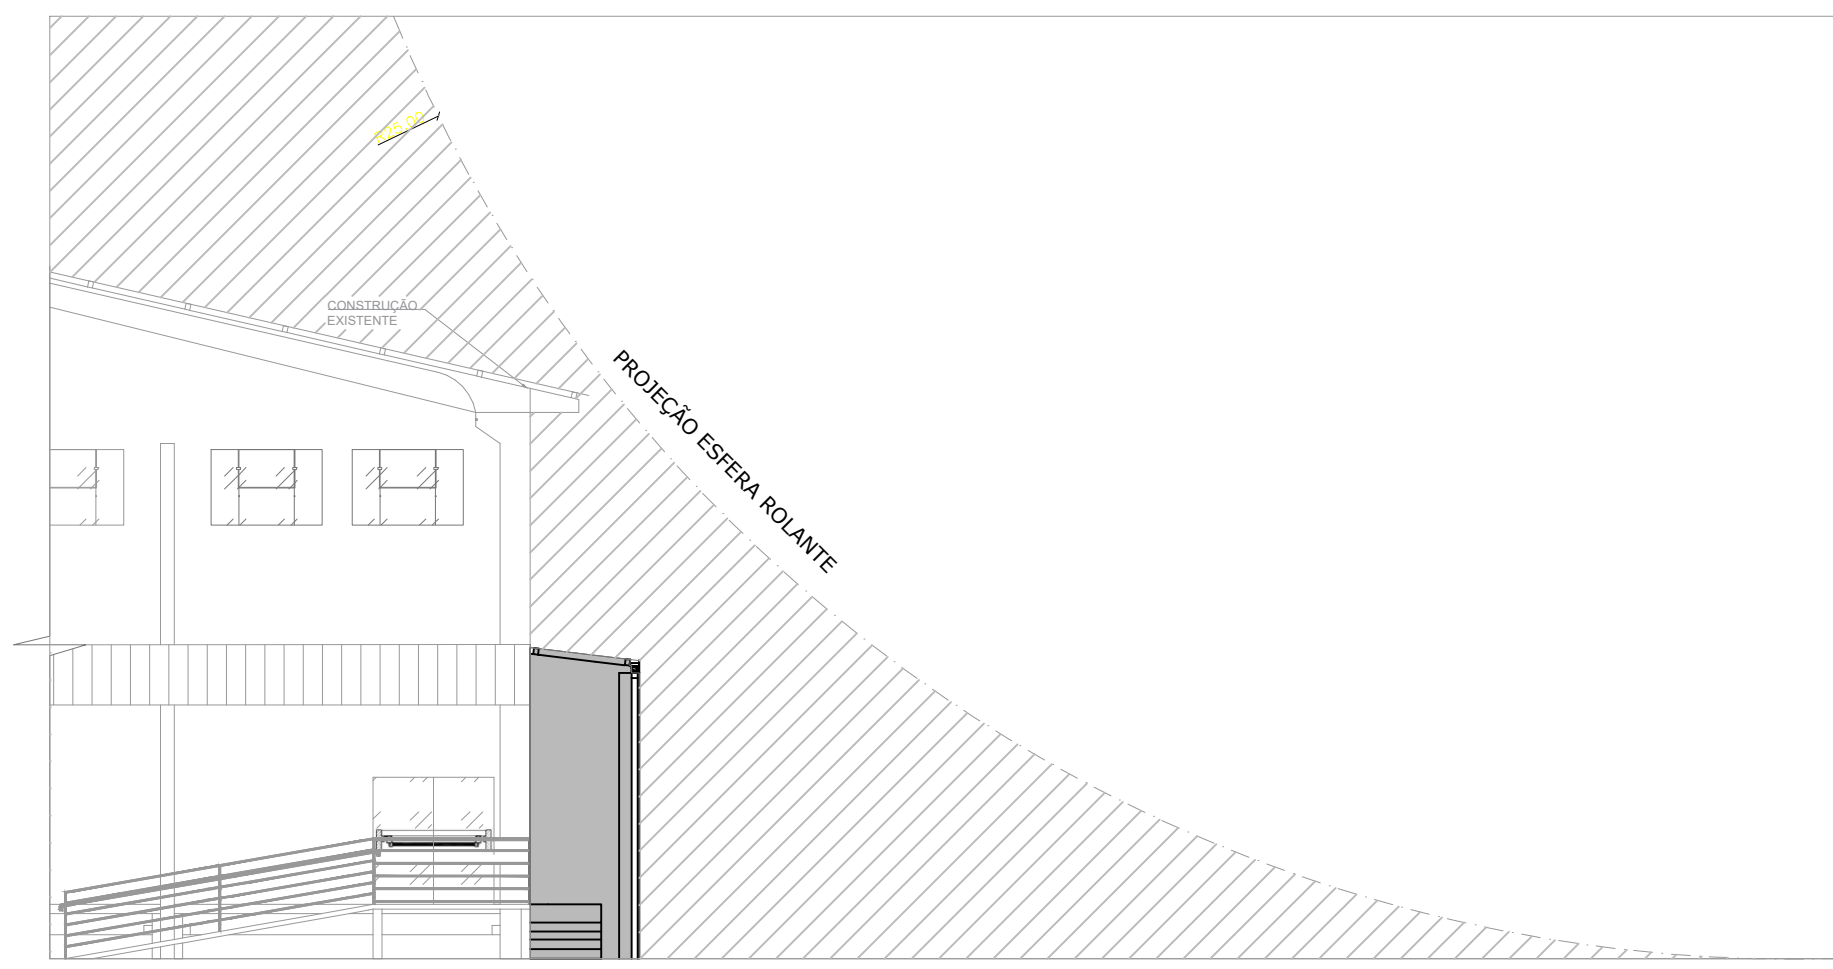

FACHADA
ESCALA - 1:125

A EDIFICAÇÃO JÁ POSSUI SISTEMA DE PREVENÇÃO CONTRA DESCARGAS ATMOSFÉRICAS COBRINDO A AMPLIAÇÃO, MESMO NA SITUAÇÃO MENOS FAVORÁVEL (NÍVEL DE PROTEÇÃO I - R=25m).

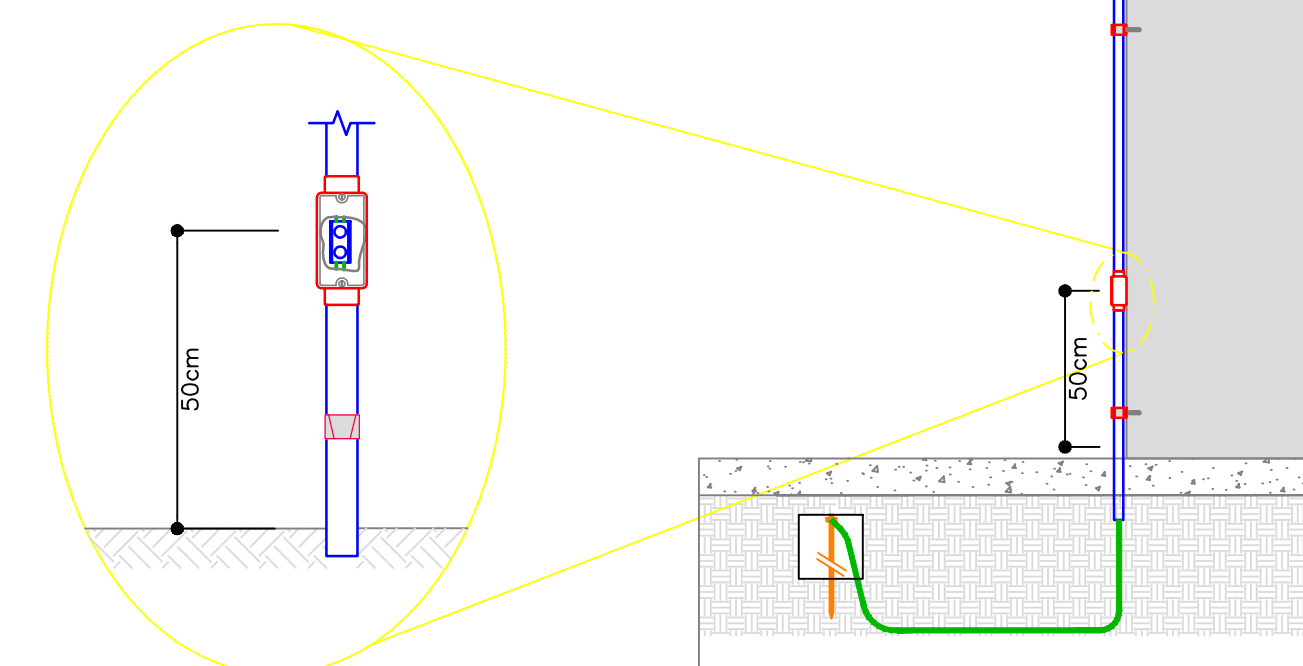

DETALHE DE INSTALAÇÃO DE DESCIDA DE SPDA APARENTE COM CAIXA DE INSPEÇÃO SUSPESA. VERIFICAR NO MEMORIAL DESCRITIVO A APLICAÇÃO DO DETALHE.

NOTA: A EDIFICAÇÃO EXISTENTE POSSUI SISTEMA DE PREVENÇÃO CONTRA DESCARGAS ATMOSFÉRICAS

--- EXISTENTE
- - - AMPLIAÇÃO

LEGENDA	
	PLACA DE LOTAÇÃO MÁXIMA
	PONTO DE ILUMINAÇÃO DE EMERGÊNCIA DE ACLARAMENTO - BLOCO AUTÔNOMO DE LED
	INDICAÇÃO DE PLANO DE EMERGÊNCIA
	LUMINÁRIA DE SINALIZAÇÃO DE ABANDONO DO LOCAL COM INDICAÇÃO DE SAÍDA
	EXTINTOR DE INCÊNDIO - PÓ QUÍMICO PKS 4KG
	PONTO DE ALARME - EXISTENTE
	HIDRANTE - EXISTENTE
	PONTO DE ILUMINAÇÃO DE EMERGÊNCIA DE ACLARAMENTO - BLOCO AUTÔNOMO DE LED - EXISTENTE
	LUMINÁRIA DE SINALIZAÇÃO DE ABANDONO DO LOCAL COM INDICAÇÃO DE SAÍDA - EXISTENTE
	EXTINTOR DE INCÊNDIO - PÓ QUÍMICO PKS 4KG - EXISTENTE
	CENTRAL DE ALARME - EXISTENTE

STATUS DO PROJETO: **LIBERADO PARA EXECUÇÃO**

APROVAÇÃO	APROVAÇÃO
-----------	-----------

Obra: REFORMA E AMPLIAÇÃO DO CENTRO DE EVENTOS DE DOUTOR PEDRINHO RUA PIONEIROS - B. CENTRO - DOUTOR PEDRINHO/SC

PROJETO PREVENTIVO

CLIENTE PREFEITURA MUNICIPAL DE DOUTOR PEDRINHO	ELABORADO POR Zandoná Assessoria e Projetos Ltda. EPP CNPJ nº 12.228.058/0001-00 OCREA-SC 143.933-4 END. RUA 1101, Nº 60, SALA 101 - BALNEÁRIO CAMBORIÚ/SC TEL. (47) 3093-0117
--	--

REFERÊNCIA
PREVENTIVO - PLANTA BAIXA_TÉRREO

Projeto/Equipe técnica:

José Carlos Zandoná
CREA/SC 042.499-5

Responsável Técnico José Carlos Zandoná	Desenho: MARCELO COSTA DE PAULA
Revisão /Data: 19.06.2018	Nome do Arquivo PMDP.CENTRO EVENTOS.PRE-AMP-R00.dwg

Escala: INDICADA	Und. metros
---------------------	----------------

REVISÕES			
Nº	DATA	DESCRIÇÃO	

PRE
Projeto PREVENTIVO
01.02
PMDP
DR PEDRINHO
JUNHO/2018