


NAO E PERMITIDO ALTERAR OU MODIFICAR ESTE PROJETO SEM AUTORIZACAO DO AUTOR. LEI DE REGULAMENTO DIREITO AUTORAL N- 9.610/98.

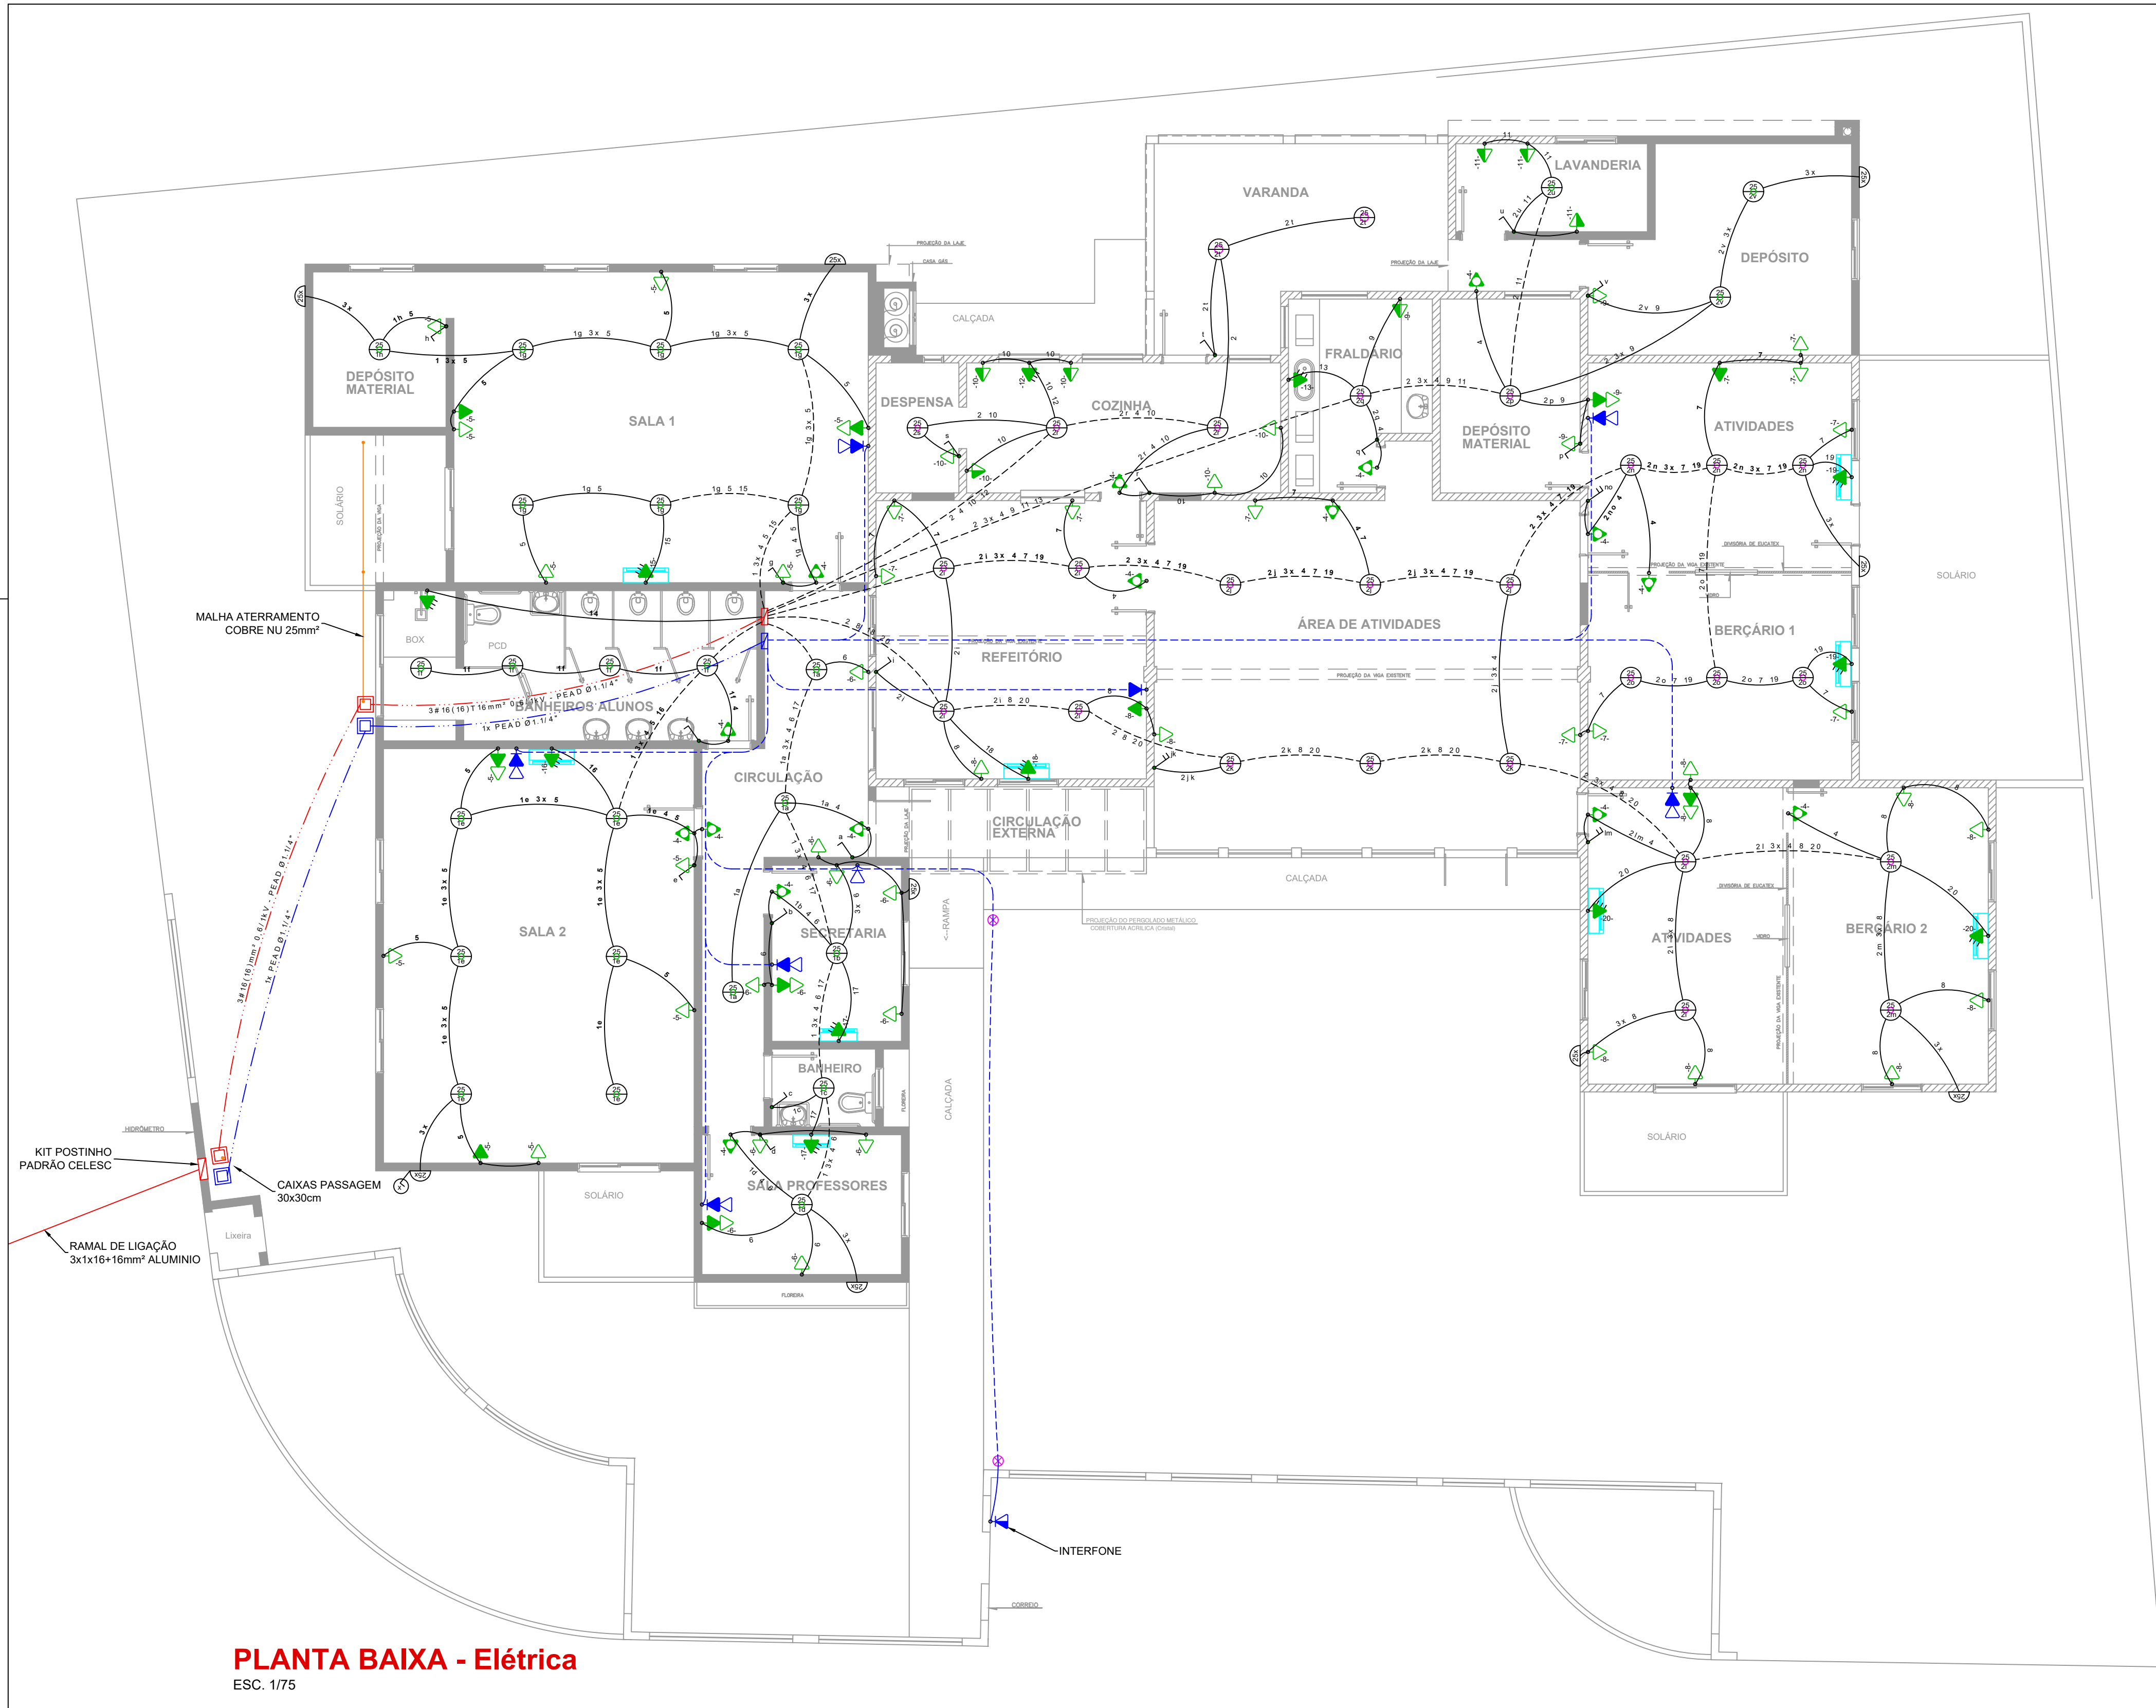

PLANTA BAIXA - Elétrica
ESC. 1/75

SIMBOLOGIA	
	TOMADA USO GERAL 2P+T 10A A 30cm DO PISO ACABADO
	TOMADA USO GERAL 2P+T 10A A 115cm DO PISO ACABADO
	TOMADA USO GERAL 2P+T 10A A 230cm DO PISO ACABADO
	PONTO DE FORÇA NA PAREDE PARA EQUIPAMENTO ESPECÍFICO
	TOMADA PARA ILUMINAÇÃO DE EMERGÊNCIA A 230cm DO PISO ACABADO
	PONTO VDI (Voz Dados Imagem) A 30, 115 ou 230cm DO PISO ACABADO
	APARELHO DE AR-CONDICIONADO TIPO SPLIT ATÉ 30000 BTU's
	INTERRUPTOR DE LUZ SIMPLES OU PARALELO, DE 1, 2 OU 3 TECLAS
	CAIXA DE INSPEÇÃO EM PVC 20CM COM TAMPA EMBUTIDA NO SOLO
	PONTO DE LUZ NO TETO COM POTÊNCIA E CIRCUITO CORRESPONDENTE
	PONTO DE LUZ NA PAREDE COM POTÊNCIA E CIRCUITO CORRESPONDENTE
	RELÉ FOTO ELÉTRICO COM INDICAÇÃO DO CIRCUITO A LIGAR
	INDICAÇÃO DO CIRCUITO CORRESPONDENTE E RETORNO
	QUADRO DE PASSAGEM PARA VDI EM PVC EMBUTIDO 30x30cm
	QUADRO DE DISTRIBUIÇÃO DE FORÇA EM PVC EMBUTIDO
	ELETRODUTO CORRUGADO PVC Ø3/4" EMBUTIDO PARA ELÉTRICA
	ELETRODUTO CORRUGADO PVC Ø1" EMBUTIDO PARA ELÉTRICA
	ELETRODUTO PEAD Ø1.1/2" EMBUTIDO NO PISO PARA ELÉTRICA OU VDI
	ELETRODUTO CORRUGADO PVC Ø3/4" EMBUTIDO PARA VDI
	ELETRODUTO CORRUGADO PVC Ø1" EMBUTIDO PARA VDI
	ELETRODUTO QUE SOBE, DESCE OU PASSA
	CONDULETE DE PVC OCTOGONAL 4" EMBUTIDO NO TETO - EXISTENTE
	CONDULETE DE PVC OCTOGONAL 4" EMBUTIDO NO TETO - A INSTALAR

OBS:

PREFEITURA:	INSS
ASS. RESPONSÁVEL TÉCNICO	ASS. PROPRIETÁRIO (a)
Ferrari Arquitetura & Engenharia Ltda - ME CNPJ: 26.722.864/0001-00	Prefeitura Municipal de Dr. Pedrinho CNPJ: 79.373.775/0001-62

CRECHE CHAPEUZINHO VERMELHO

 Ferrari Arquitetura & Engenharia (47) 99402.7570 / 3384.1694	UNIDADE DE EDUCAÇÃO INFANTIL Rua Navegantes, 54 Bairro Nova Rodeio, Dr. Pedrinho - Santa Catarina	ESCALA 1:75 DATA Setembro/2021 ARQUIVO CrecheCV.DWG FOLHA
	PLANTA BAIXA - Elétrica	01 02

ELÉTRICO